


# RZUT PARTERU

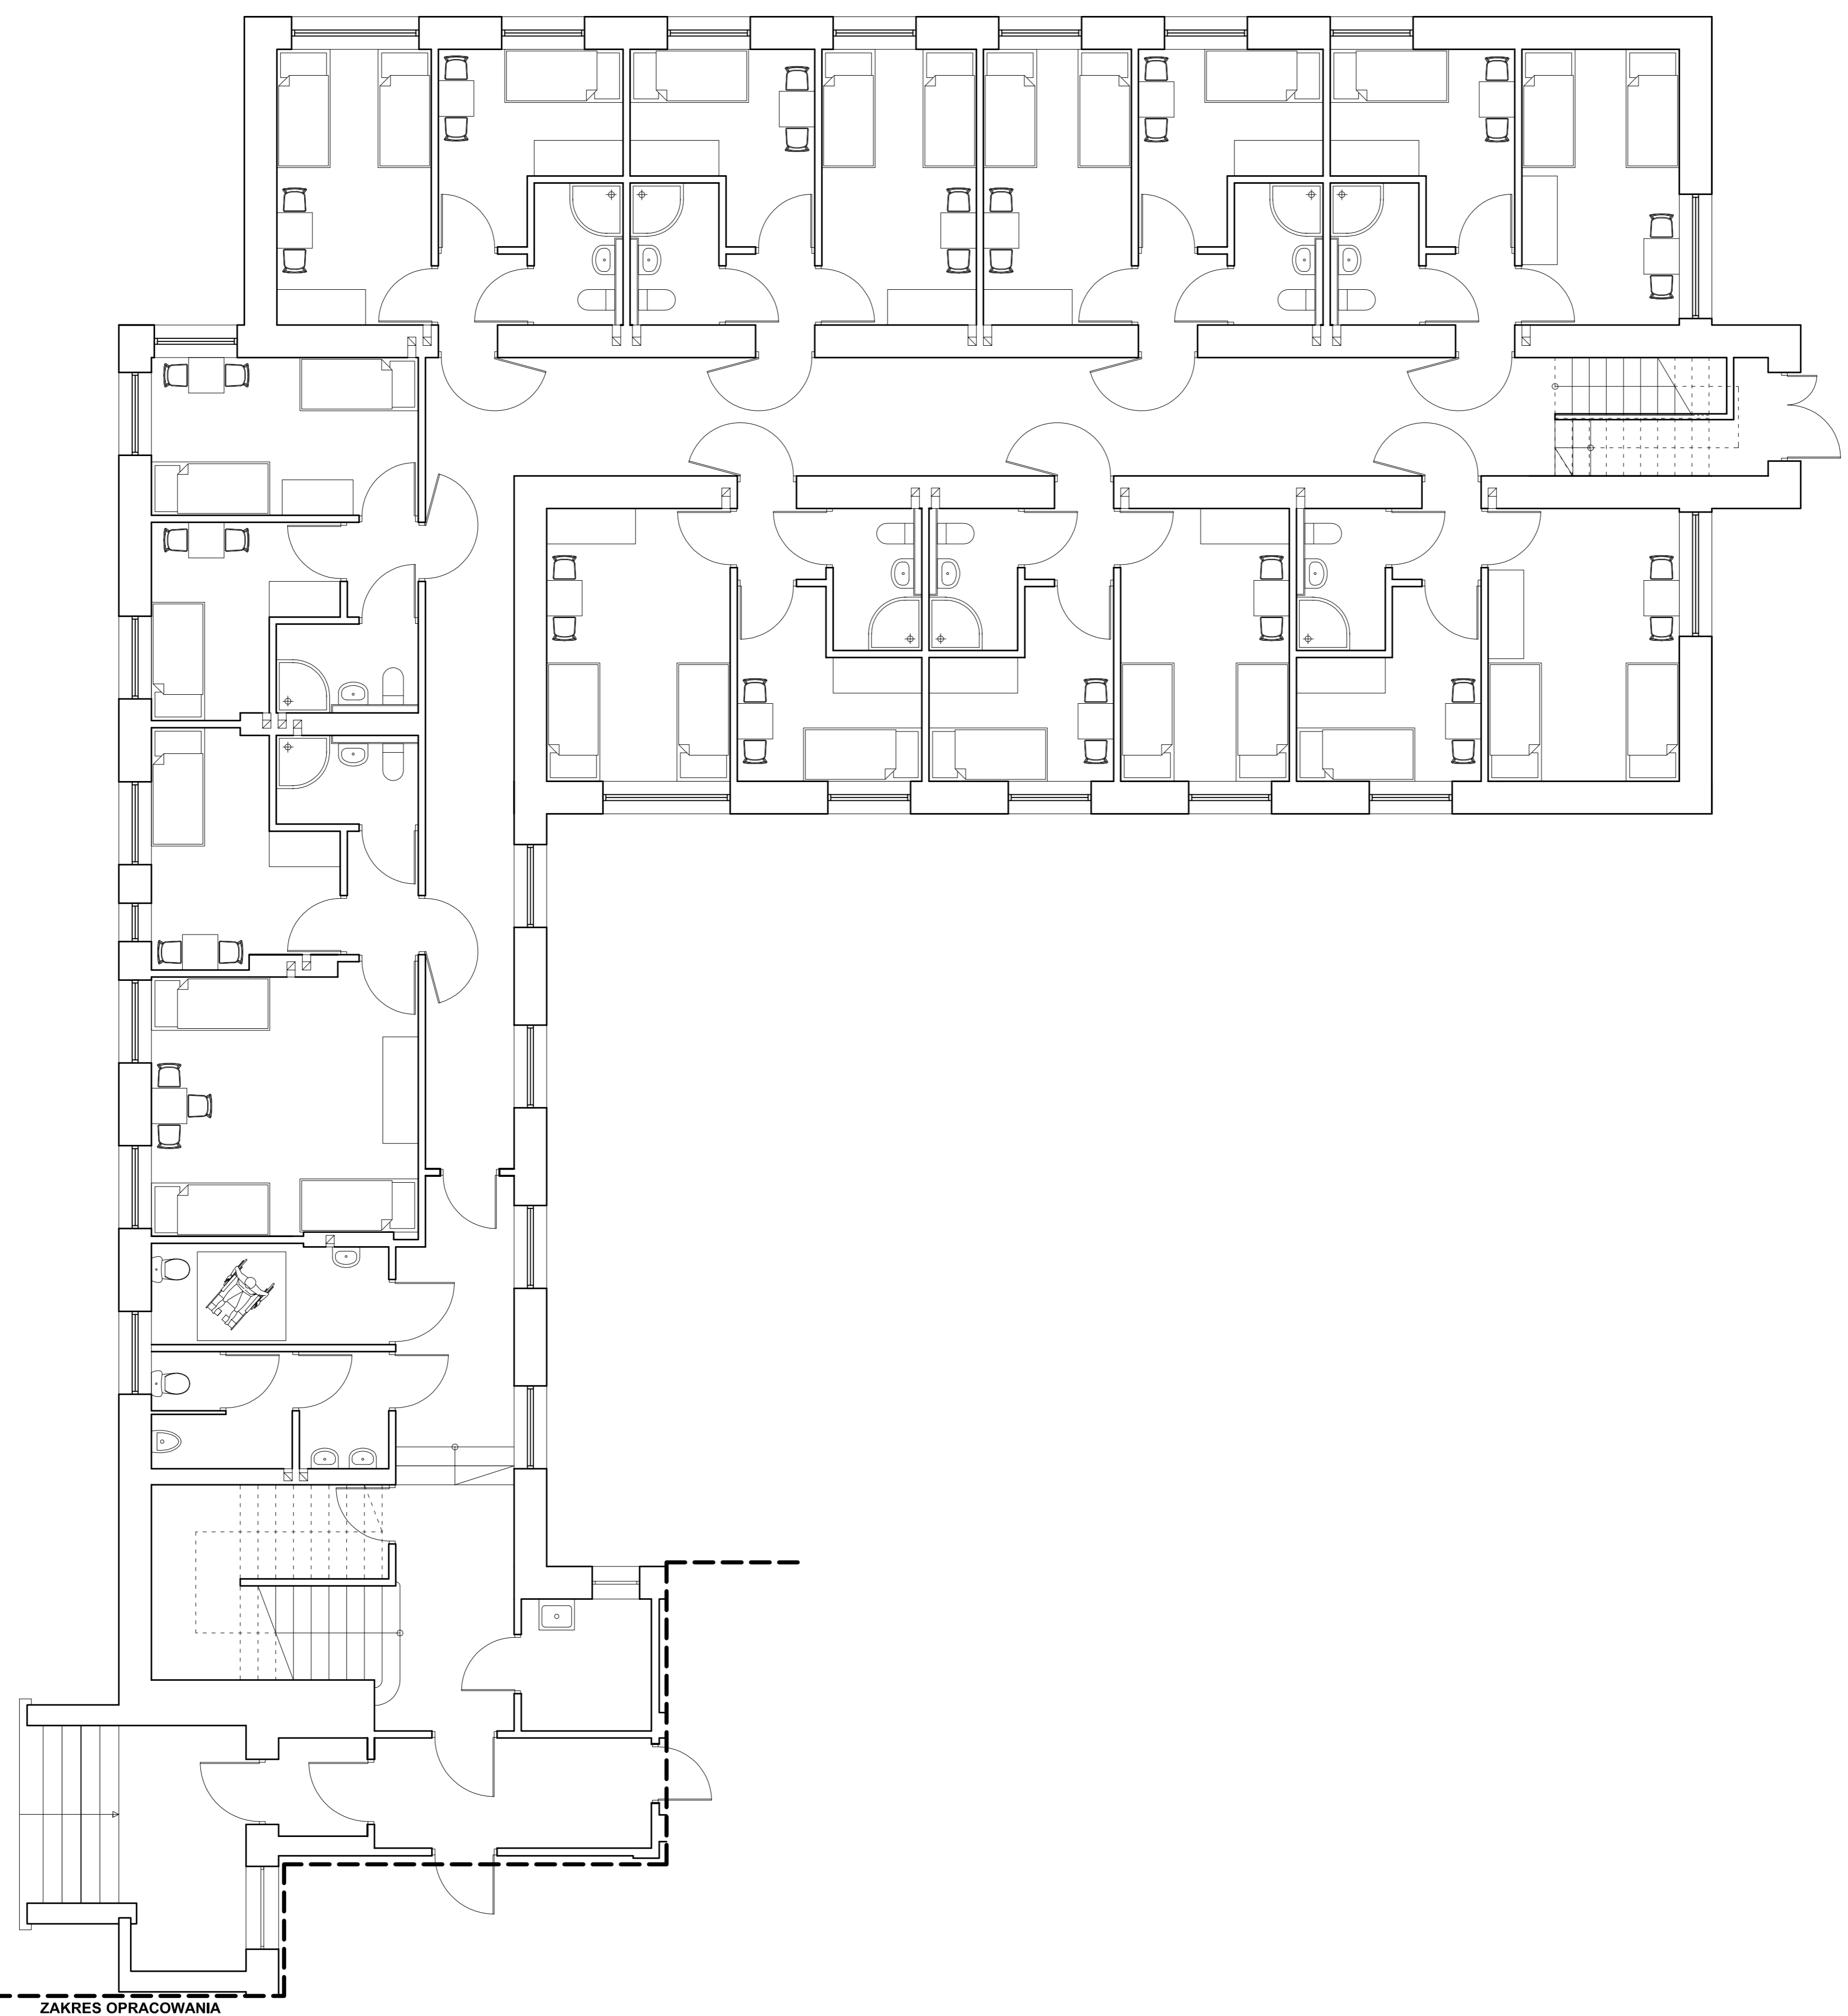

## ZESTAWIENIE WYPOSAŻENIA:

LÓŻKA	- 28 szt
SZAFY DO ZABUDOWY Z DRZWIAMI PRZESUWNYMI	
* SZAFY S1 (150 x 60 x 200)	- 14 szt
* SZAFY S2 (120 x 60 x 200)	- 3 szt
* SZAFY S3 (180 x 60 x 200)	- 1 szt
STOLIKI	- 18 szt
KRZESŁA	- 37 szt
WIESZAKI NA UBRANIA	- 18 szt
LAMPKI NOCNE	- 28 szt
LUSTRA	- 11 szt
KOSZE NA ŚMIECI	- 11 szt
SZCZOTKI DO TOALET	- 11 szt
MYDELNICZKI	- 21 szt
UCHWYTY NA PAPIER TOALETOWY	- 11 szt
WIESZAKI NA RĘCZNIKI	- 11 szt
PÓLKA NA PRZYBORY TOALETOWE	- 9 szt

<b>PRZEDSIĘBIORSTWO PROJEKTOWO-BUDOWLANE "EKOBUD" s.c.</b> Dmoch II nr 89 B, 95-061 Dmosin <b>PRACOWNIA PROJEKTOWA:</b> 90-734 Łódź, ul. Więckowskiego 33 pok. 120		SKALA
<b>PROJEKTANT</b> Inż. arch. <b>Romuald Klimonowicz</b> upr. bud. 259766	NAZWA, ADRES OBIEKTU BUDOWLANEGO, NUMERY ENWIDENCYJNE ZDANIEM <b>PRZEBUDOWA I MODERNIZACJA BUDYNKU          INTERNATOWEGO NR. 3, NA TERENIE CENTRUM          SZKOLENIA POLICJI W LEGIONOWIE</b>	SKALA 1:100
WYKONAWCA AUTORSKA mgr inż. arch. Adam Gąbłkowski	NAZWA, ADRES INWESTORA <b>CENTRUM SZKOLENIA POLICJI W LEGIONOWIE</b> ul. Zagrzyńska 121 05-121 Legionowo	NUMER PROJEKTU
PROJEKT DATA grudzień 2008	SYMBOLOGIA mgr inż. arch. <b>Anna Adamczewska</b> upr. bud. 396769	NUMER PROJEKTU
PROJEKT DATA grudzień 2008	<b>WYPOSAŻENIE          RZUT PARTERU</b>	