


RZUT PIWNIC - INSTALACJA C.O.

Skala 1:100

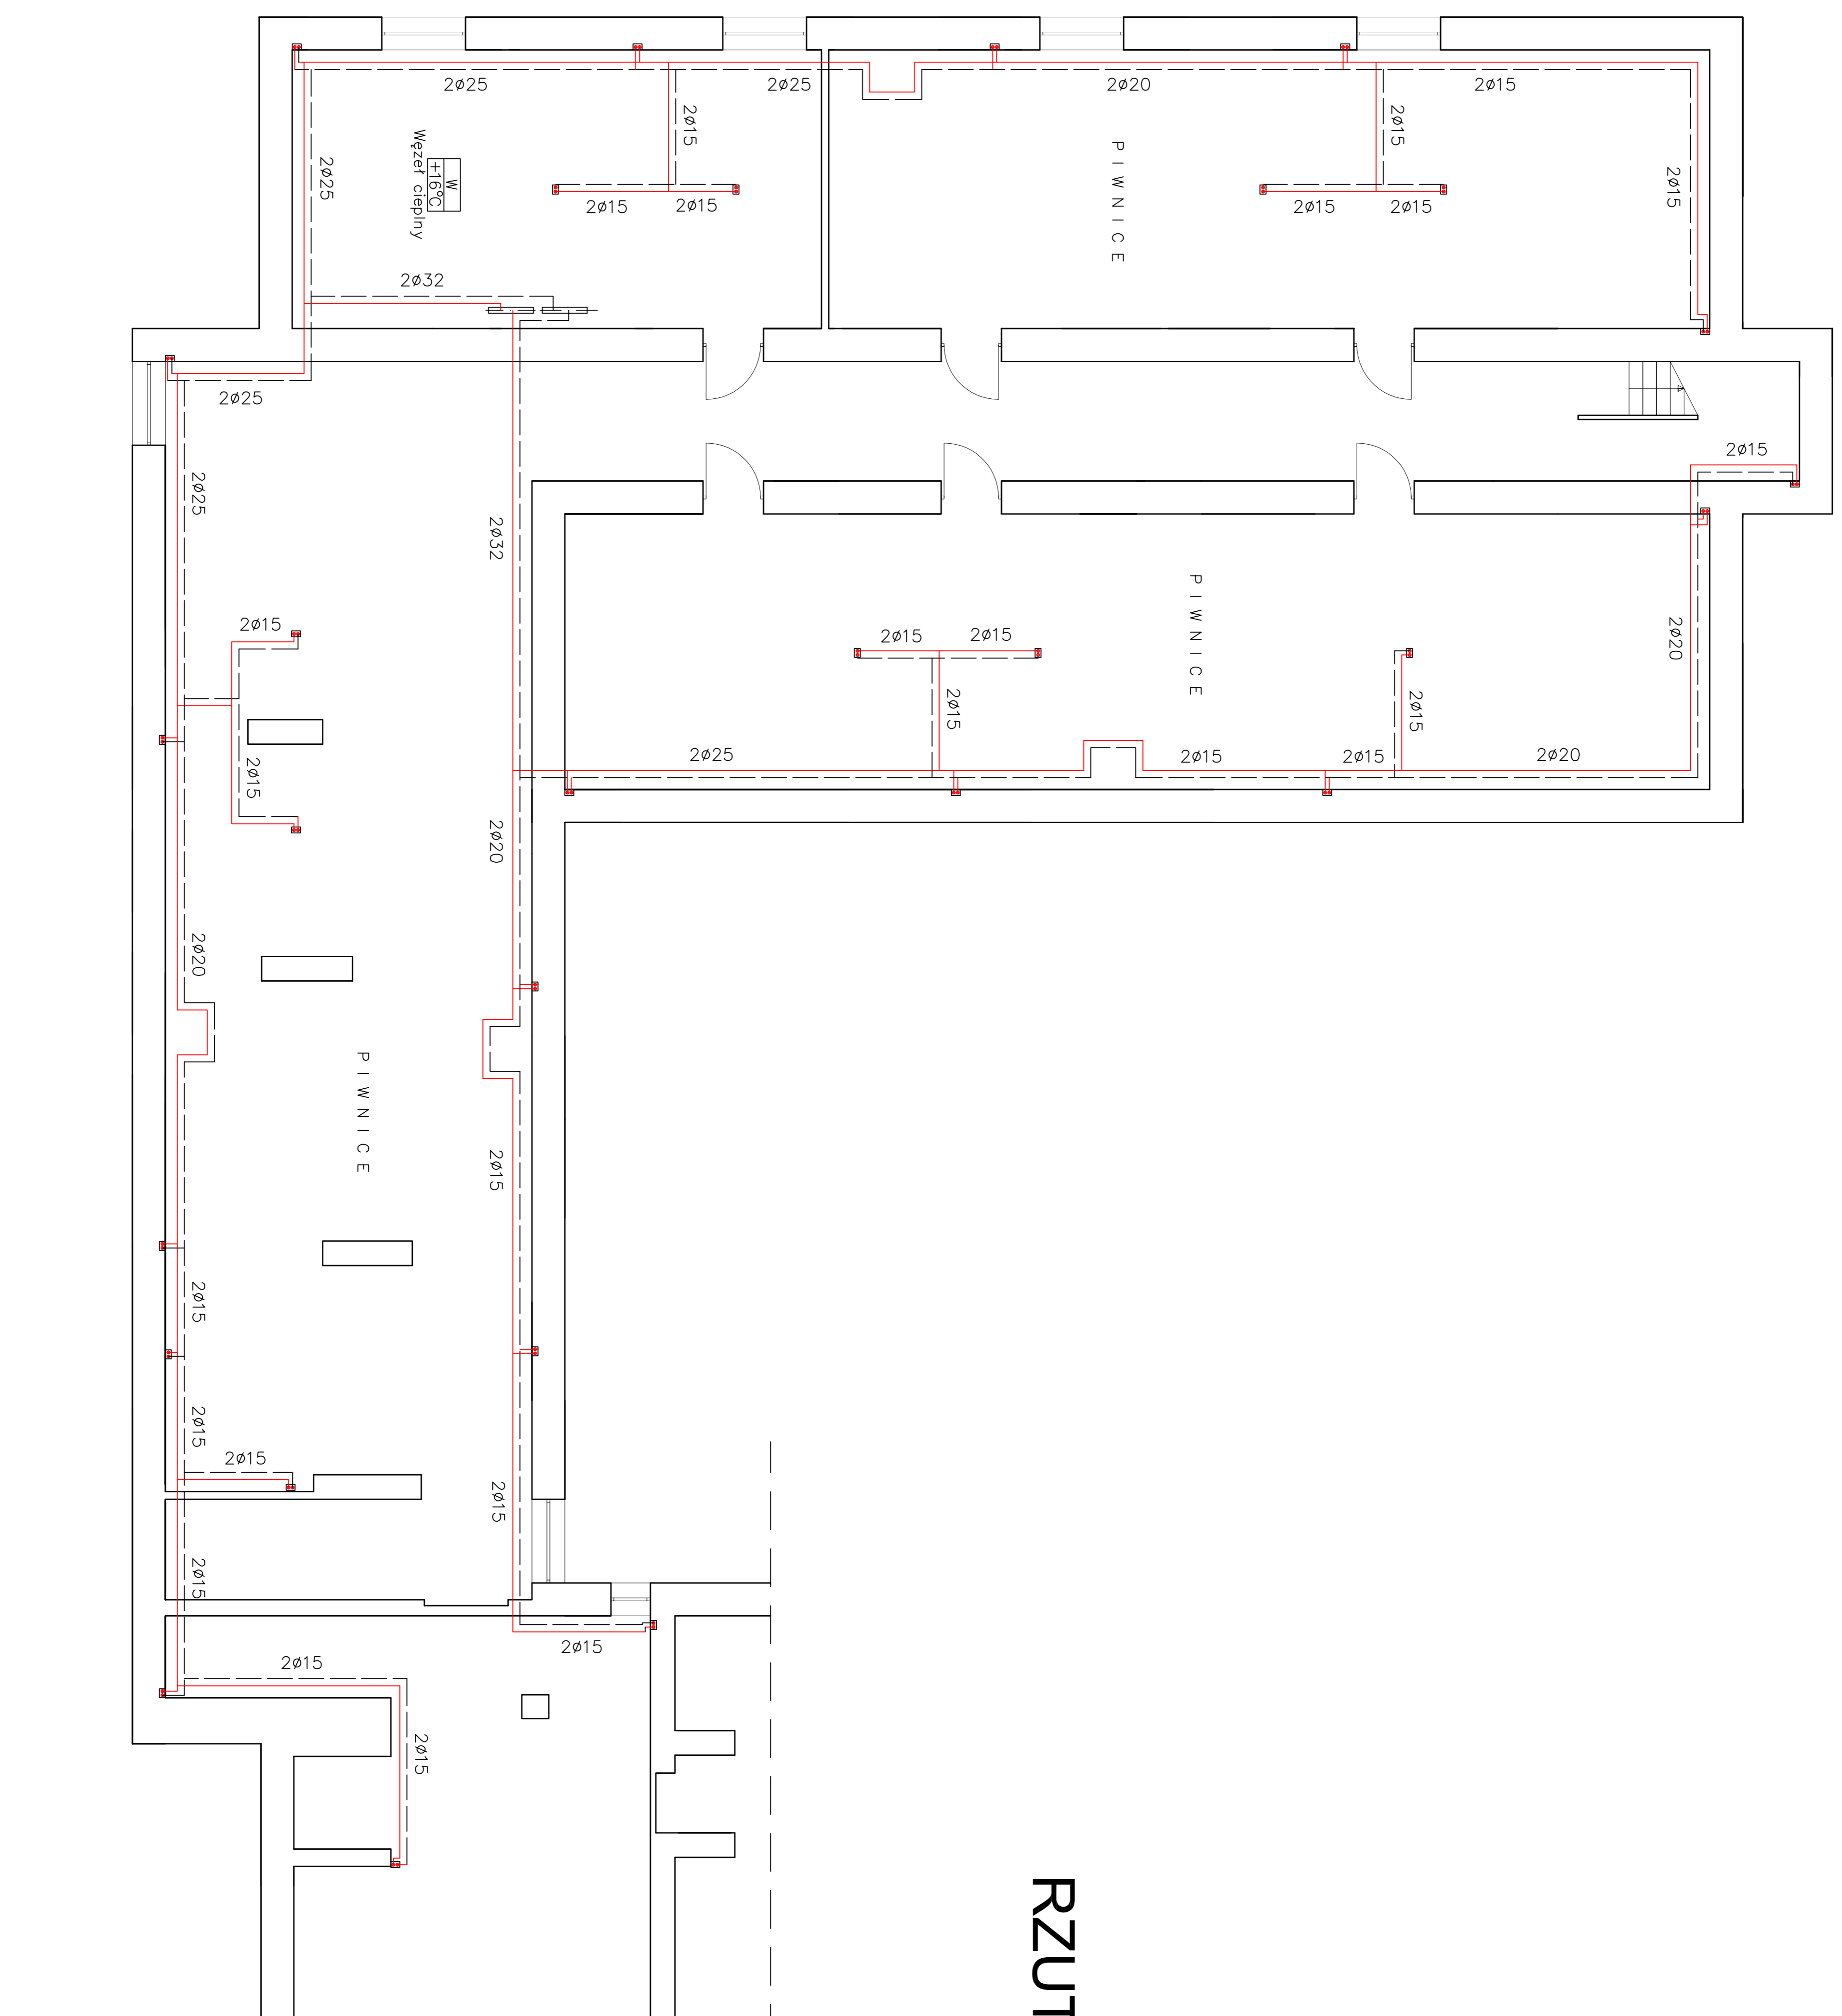

PRZEDSIĘBIORSTWO PROJEKTOWO-BUDOWLANE "EKOBUD" s.c. Dmoch II nr 89 B, 95-061 Dmoch		PRACOWNIA PROJEKTOWA: 90-734 Łódź, ul. Wiercokowskiego 33 pok. 120	
PROJEKTANT	mgr inż. Ilona Gajewska	NAZWA ADRES OBIEKTU BUDOWLANEGO, NUMERY EMERYCJONALNE DZIAŁEK	SKALA
ZADANIE	upr. bud. 337/SO/WL	PRZEBUDOWA I MODERNIZACJA BUDYNKU INTERNATOWEGO NR 3, NA TERENIE CENTRUM SZKOLENIA POLICJI W LEGIONOWIE	1:100
WSPÓŁPRACOWNIA AUTORSKA	DATA grudzień 2008	NAZWA I ADRES INWESTORA	NUMER RYSUNKU
ZADANIE	DATA grudzień 2008	CENTRUM SZKOLENIA POLICJI W LEGIONOWIE	1
SPRAWOZDAWCY	mgr inż. arch. Sierż. Lebeda upr. bud. 84/65	PRZEDMIOT RYSUNKU	NUMER STRONY
ZADANIE	DATA grudzień 2008	RZUT PIWNIC - INSTALACJA C.O.	